


PIANTA PIANO TERRA

 Radiatore esistente

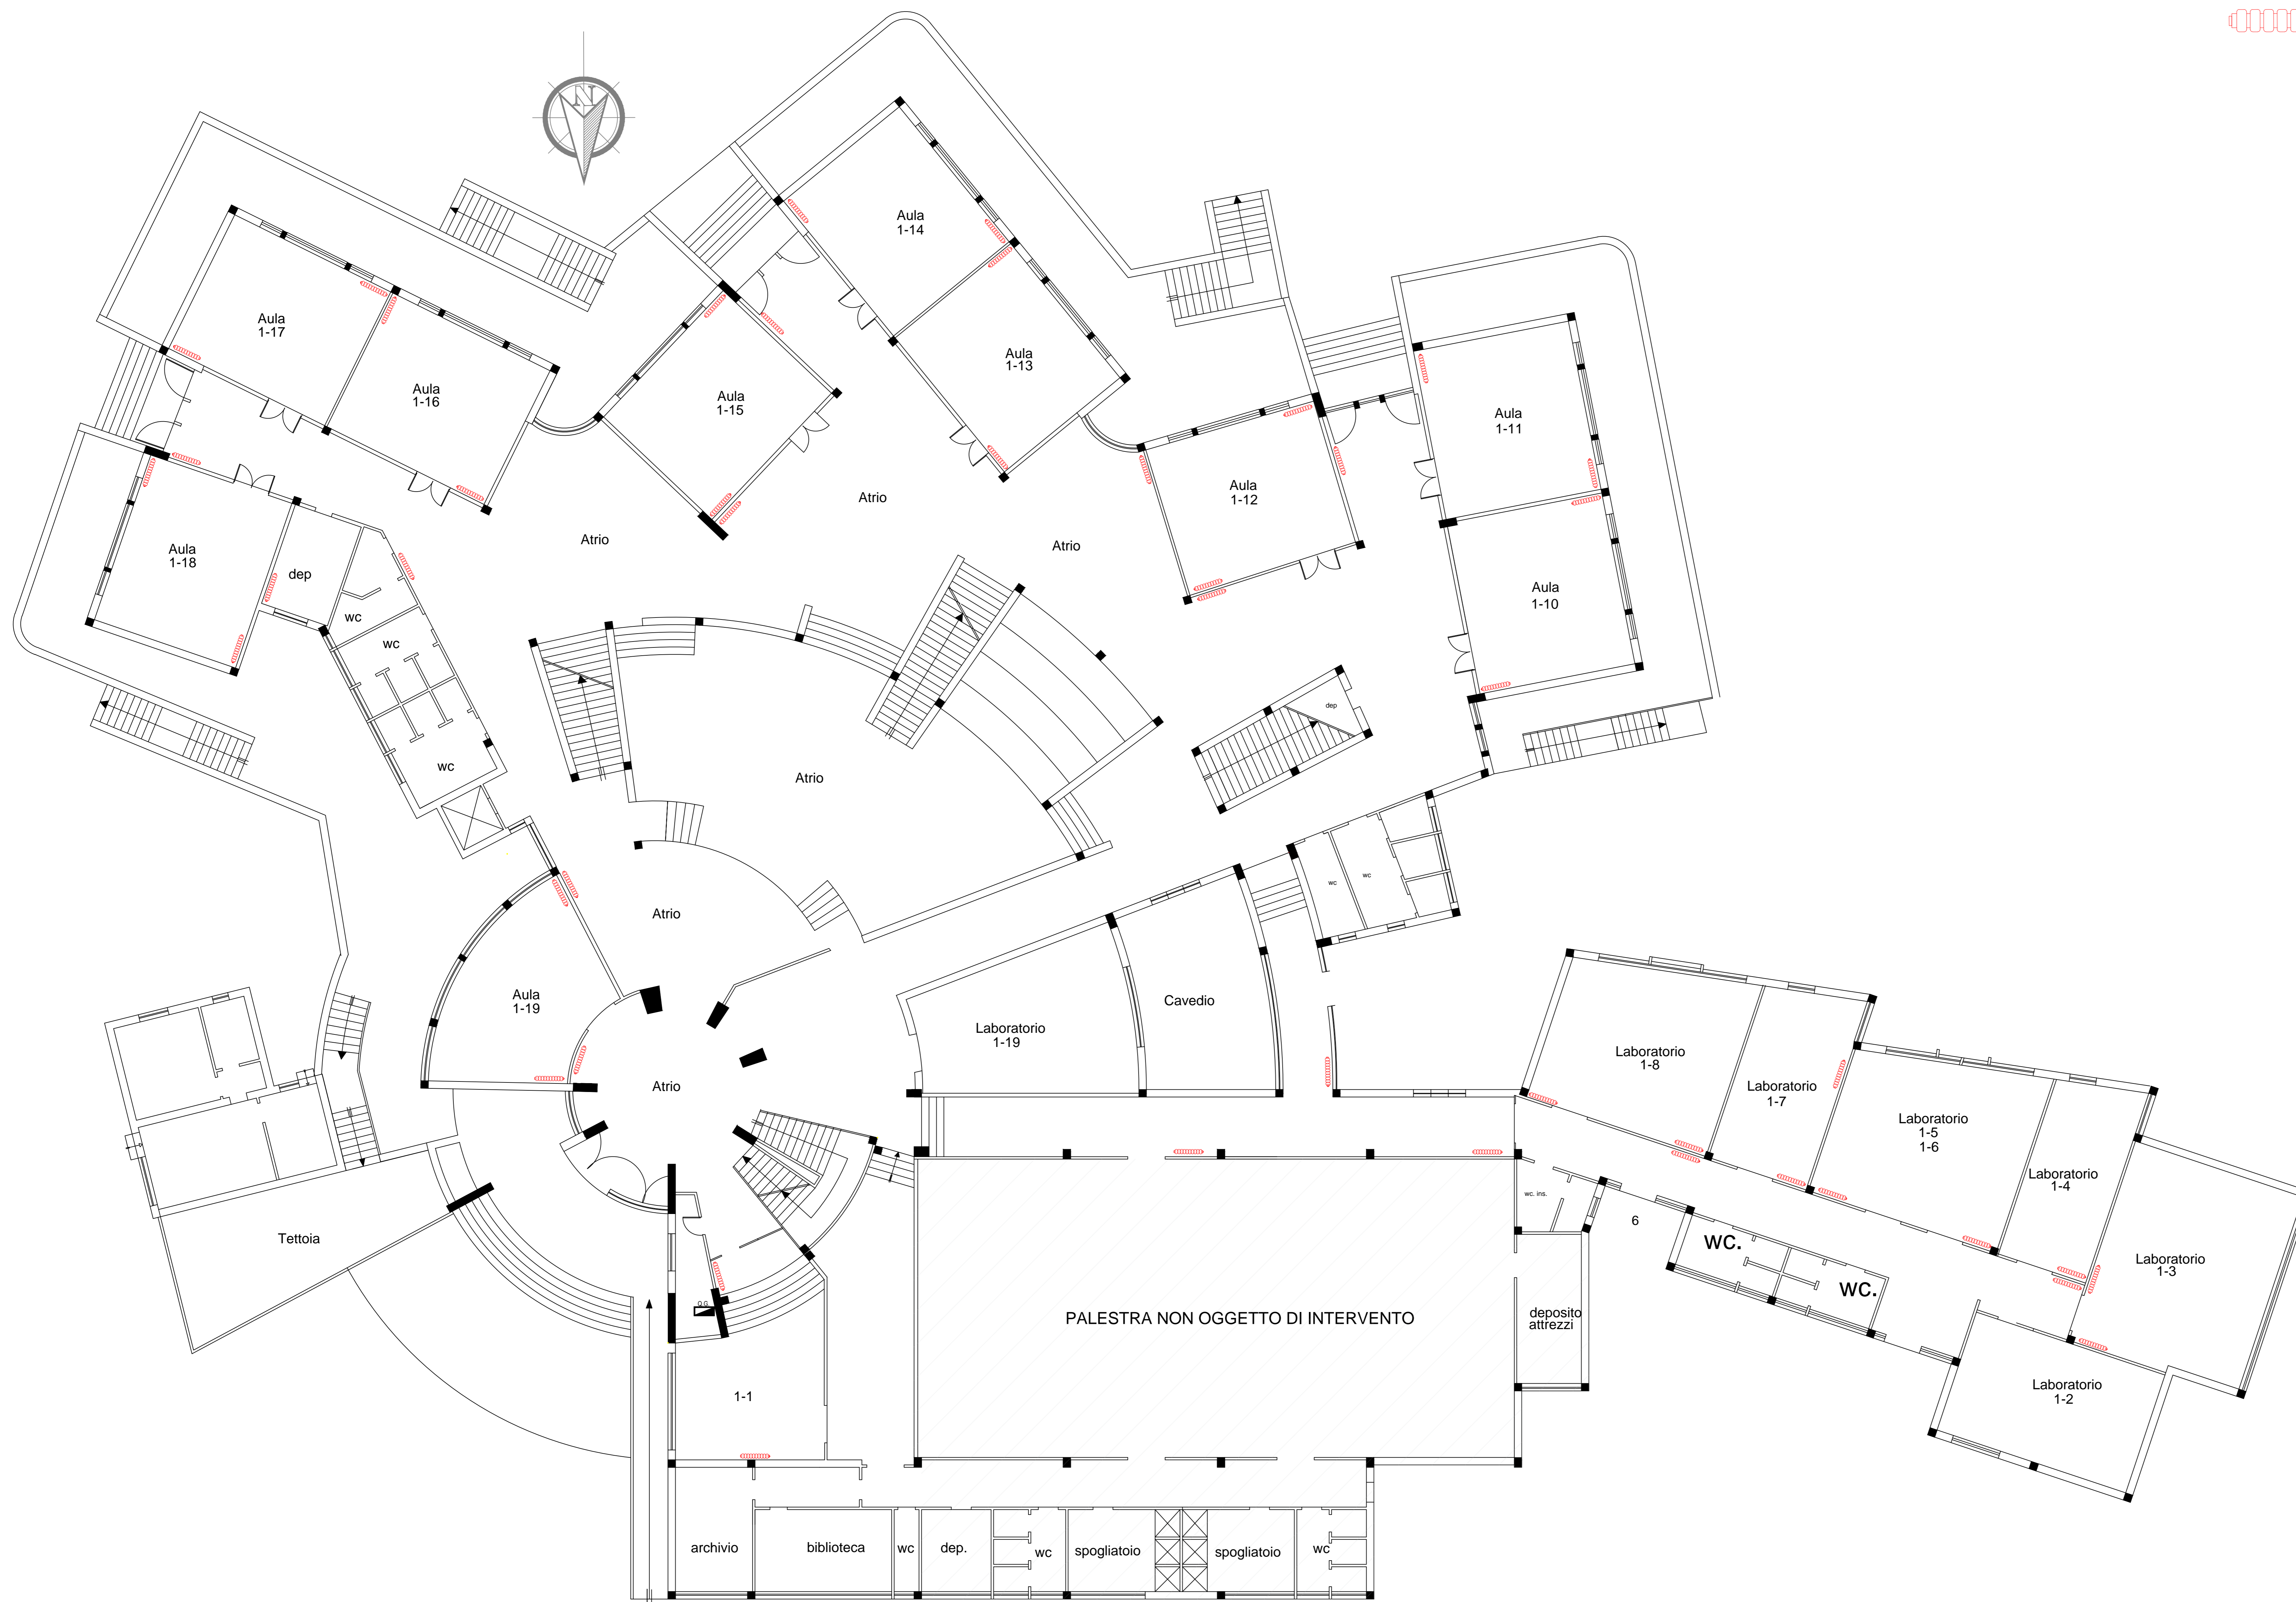

| | |
|--|---|
| COMUNE DI POGGIOMARINO CITTA' METROPOLITANA DI NAPOLI | |
| LAVORI DI EFFICIENTAMENTO ENERGETICO DELLA SCUOLA MEDIA G. FALCONE RIGUARDANTI IL RIFACIMENTO DELL'IMPIANTO DI RISCALDAMENTO. LOTTO 1 | |
| FASE DI ELABORAZIONE PROGETTO DEFINITIVO-ESECUTIVO | COMMITTENTE COMUNE DI POGGIOMARINO |
|  | |
| OGGETTO PE.02 PIANO TERRA: STATO DI FATTO | IL RESPONSABILE DEL PROCEDIMENTO ARCH. GIUSEPPE DEL SORBO |
| CONTENUTO DELL'ELABORATO | IL PROGETTISTA ING. ANNUNZIATA MASSIMO |
| scala 1:100 | COLLABORAZIONE AL R.U.P. ING. ANTONIO CATAPANO ING. RAFFAELE SAPORITO |