


# PIANTA PIANO TERRA

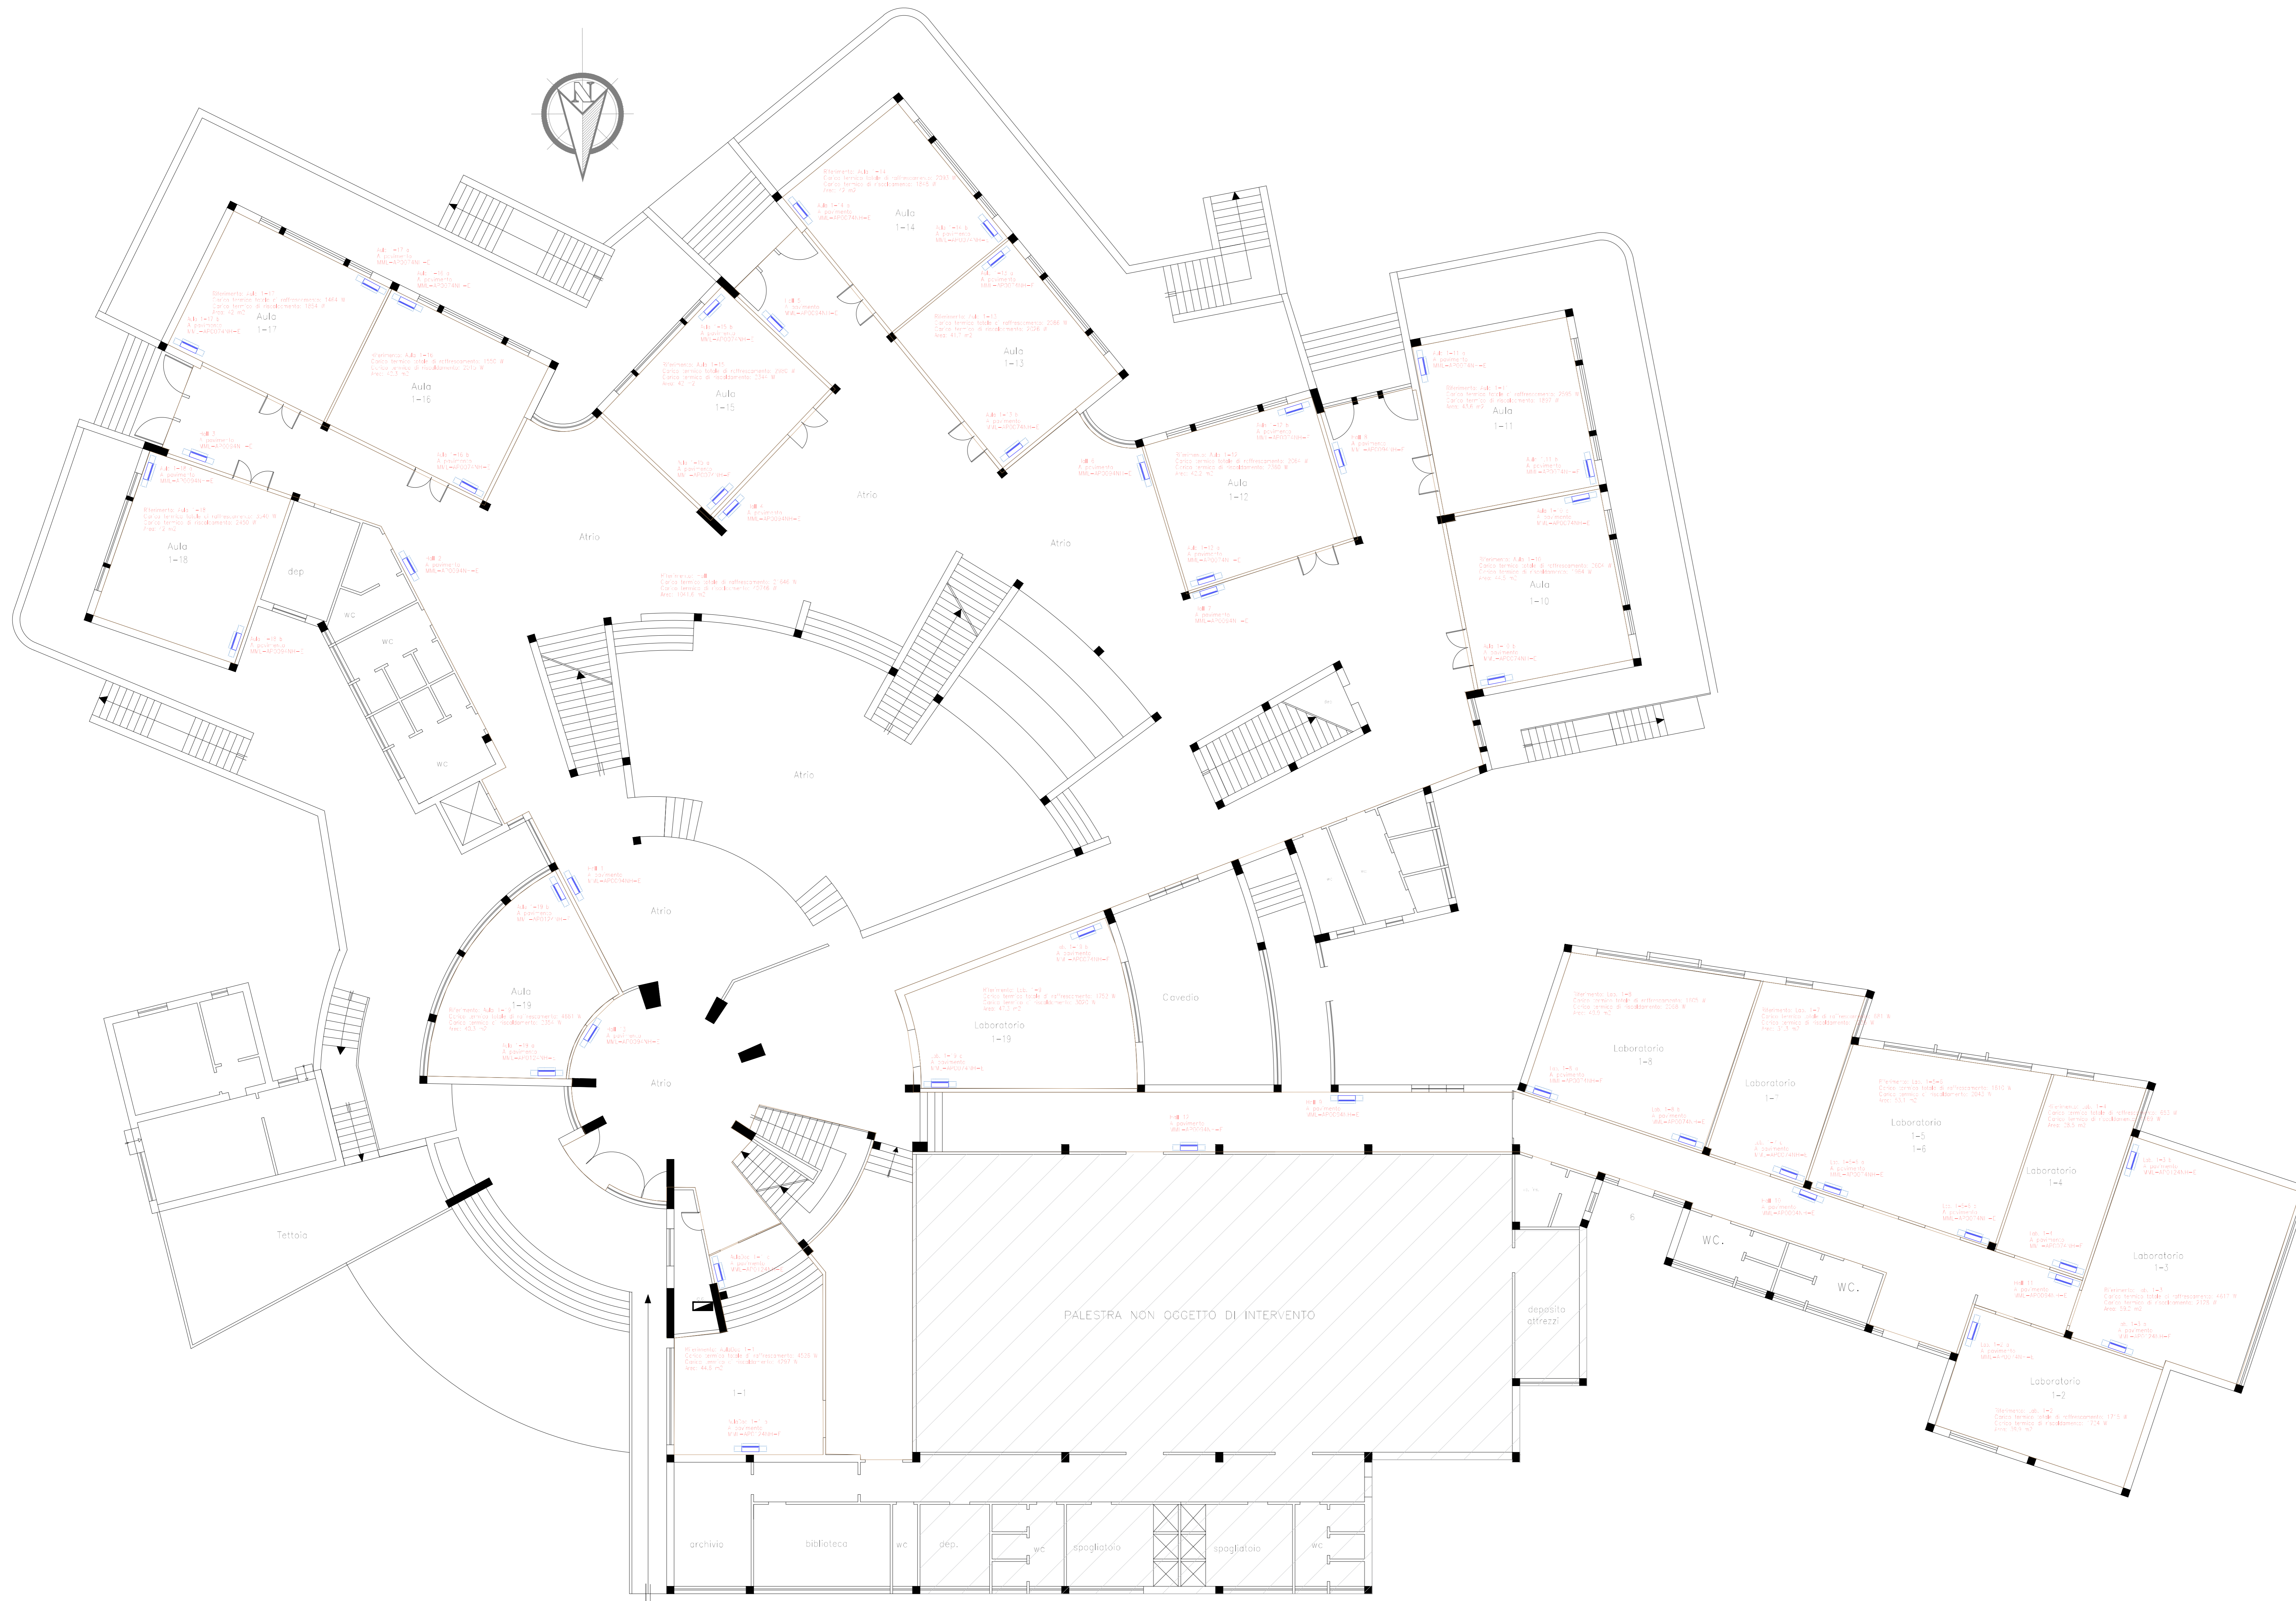

## COMUNE DI POGGIOMARINO CITTA' METROPOLITANA DI NAPOLI

LAVORI DI EFFICIENTAMENTO ENERGETICO DELLA SCUOLA MEDIA G. FALCONE RIGUARDANTI IL RIFACIMENTO DELL'IMPIANTO DI RISCALDAMENTO. LOTTO 1

FASE DI ELABORAZIONE: **PROGETTO DEFINITIVO-ESECUTIVO** COMMITTENTE: **COMUNE DI POGGIOMARINO**



OGGETTO <b>PE.10</b> POSIZIONAMENTO MACCHINE TERMICHE	IL RESPONSABILE DEL PROCEDIMENTO <b>ARCH. GIUSEPPE DEL SORBO</b>
	IL PROGETTISTA <b>ING. ANNUZIATA MASSIMO</b>
CONTENUTO DELL'ELABORATO	COLLABORAZIONE AL R.U.P. <b>ING. ANTONIO CATAPANO</b>
scala 1:100	<b>GEOM. RAFFAELE SAPORITO</b>

