


PIANTA PIANO PRIMO

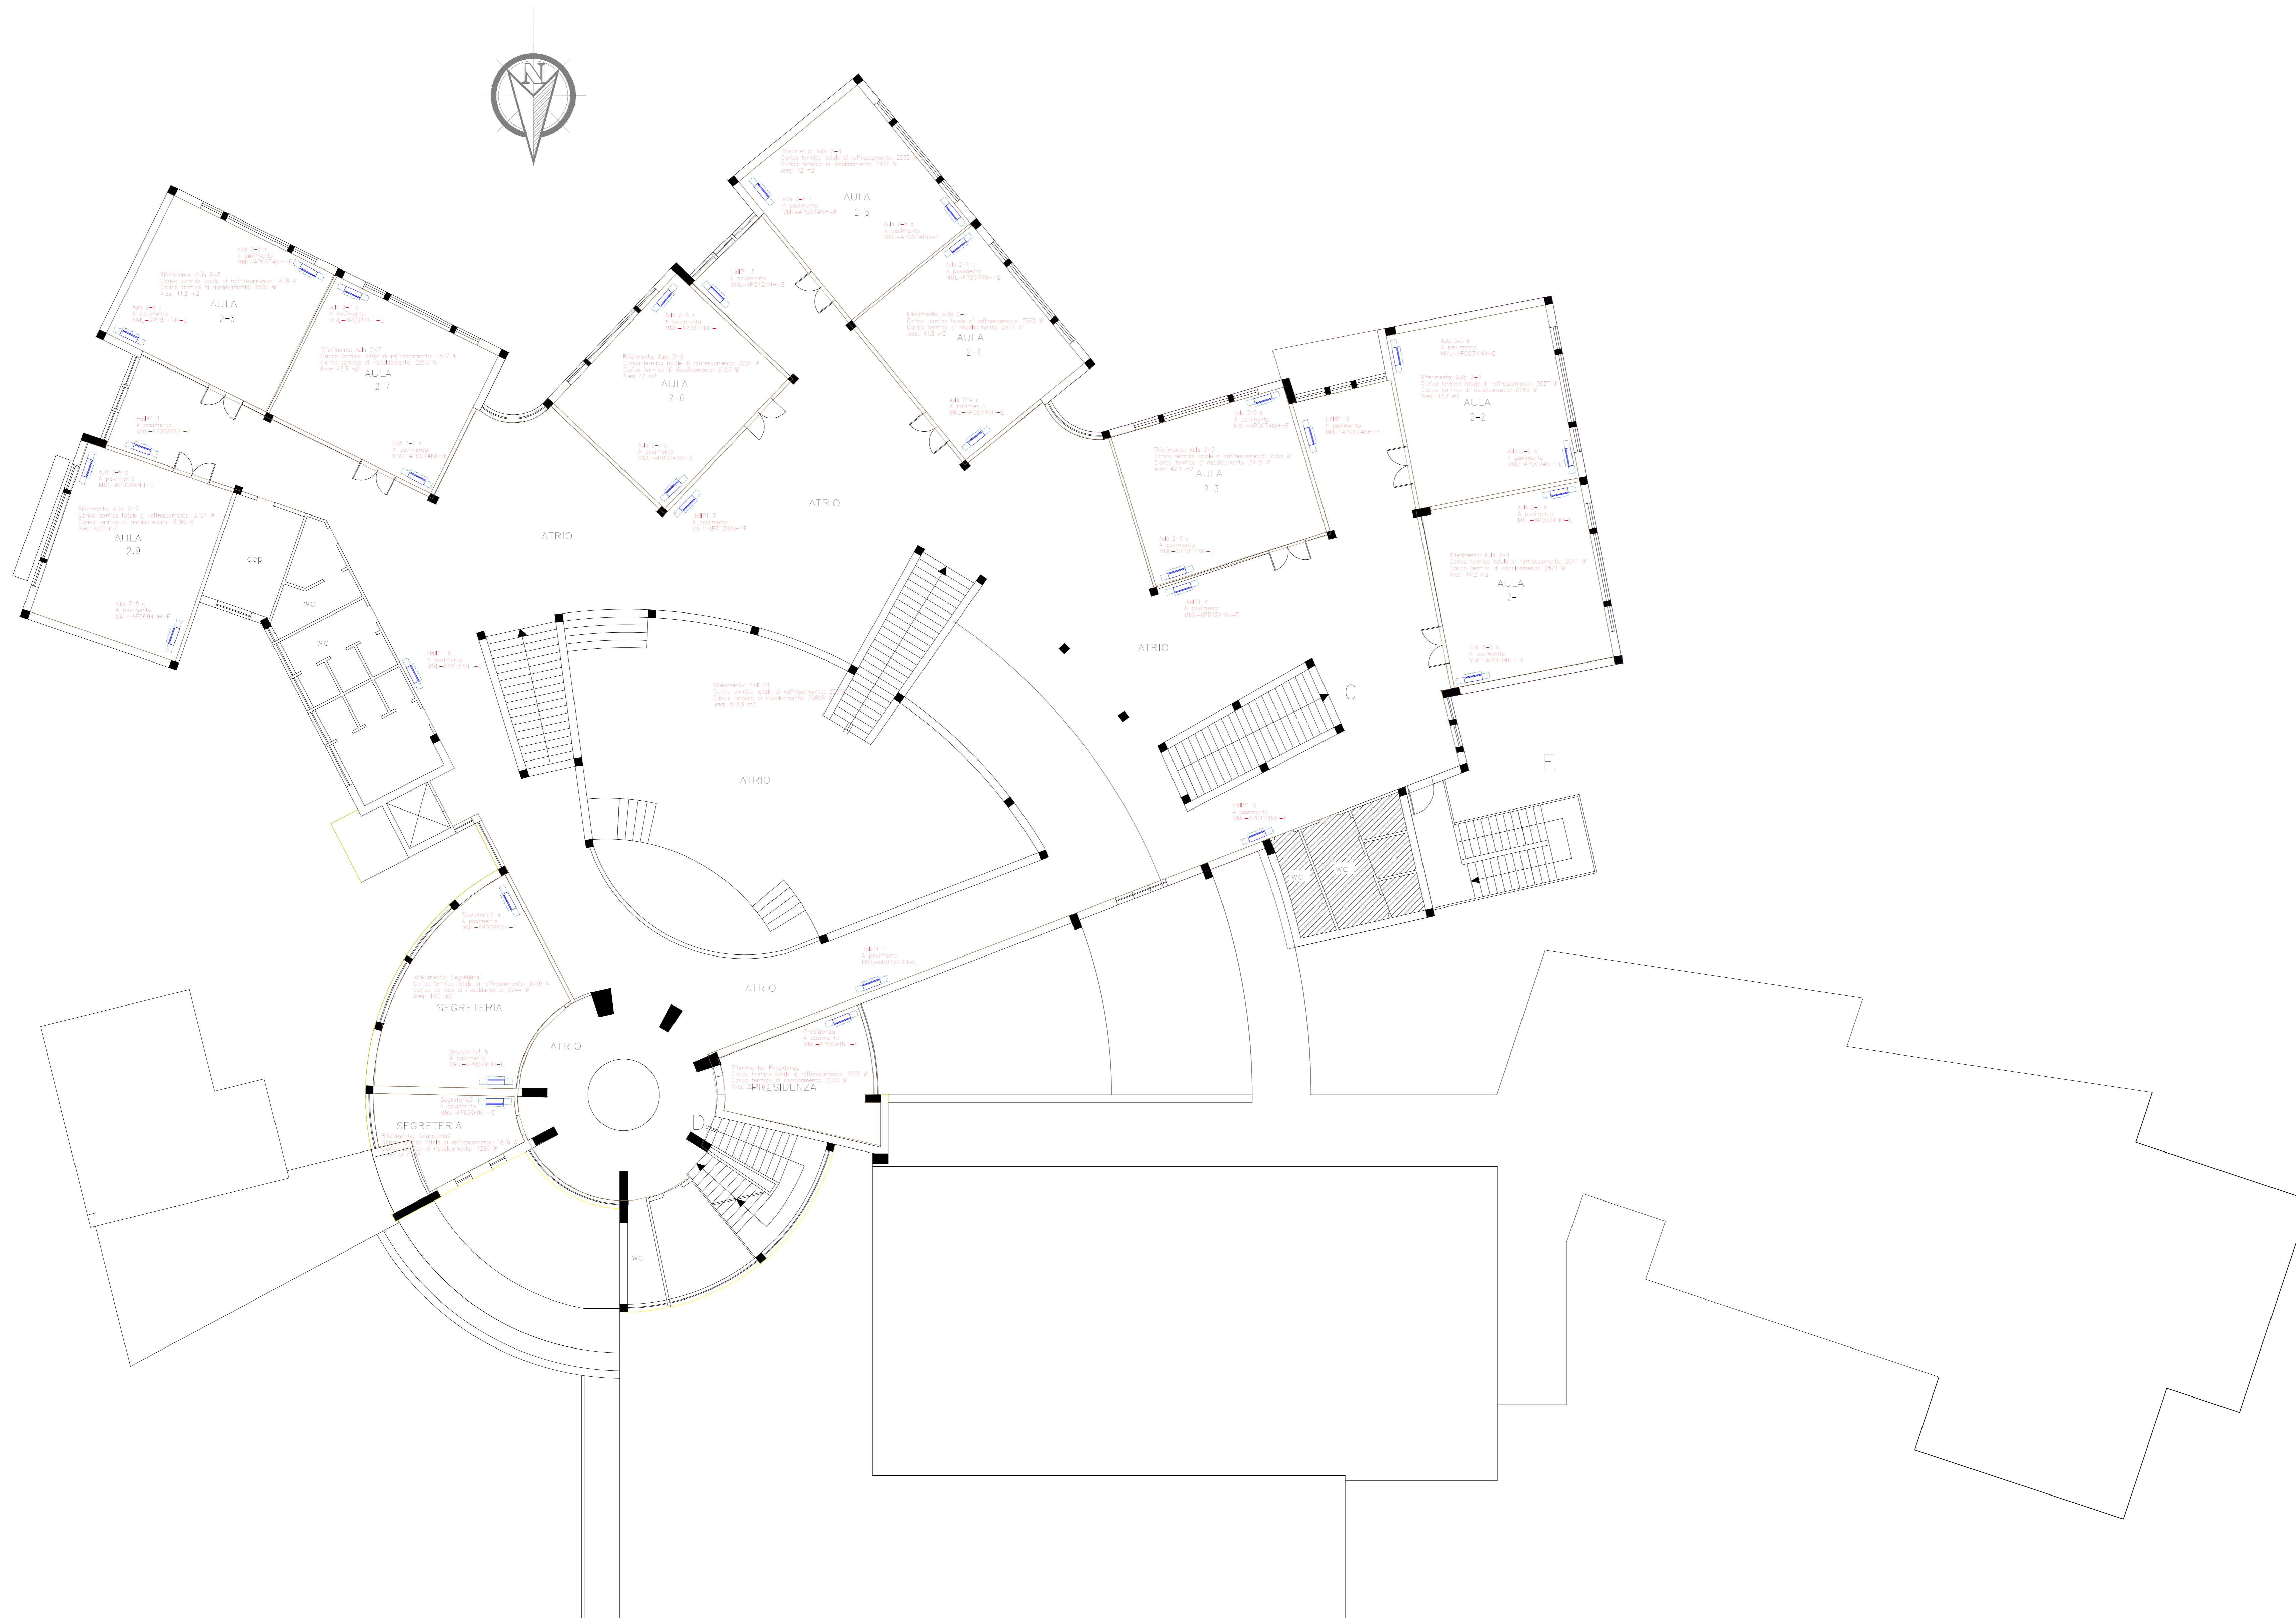

COMUNE DI POGGIOMARINO CITTA' METROPOLITANA DI NAPOLI	
LAVORI DI EFFICIENTAMENTO ENERGETICO DELLA SCUOLA MEDIA G. FALCONE RIGUARDANTI IL RIFACIMENTO DELL'IMPIANTO DI RISCALDAMENTO. LOTTO 2	
FASE DI ELABORAZIONE PROGETTO DEFINITIVO-ESECUTIVO	COMMITTENTE COMUNE DI POGGIOMARINO
	
OGGETTO PE.10 POSIZIONAMENTO MACCHINE TERMICHE	IL RESPONSABILE DEL PROCEDIMENTO ARCH. GIUSEPPE DEL SORBO
CONTENUTO DELL'ELABORATO	IL PROGETTISTA ING. ANNUNZIATA MASSIMO
scala 1:100	COLLABORAZIONE AL R.U.P. ING. ANTONIO CATAPANO GEOM. RAFFAELE SAPORITO