 




# PIANTA PIANO SEMINTERRATO SCALA 1:100

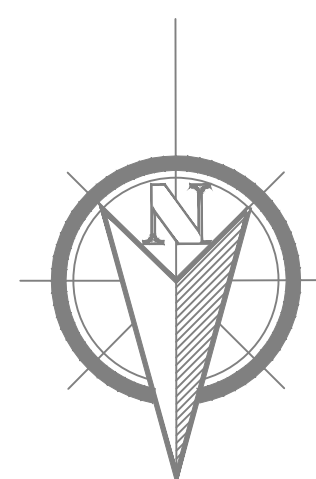

Radiatore esistente

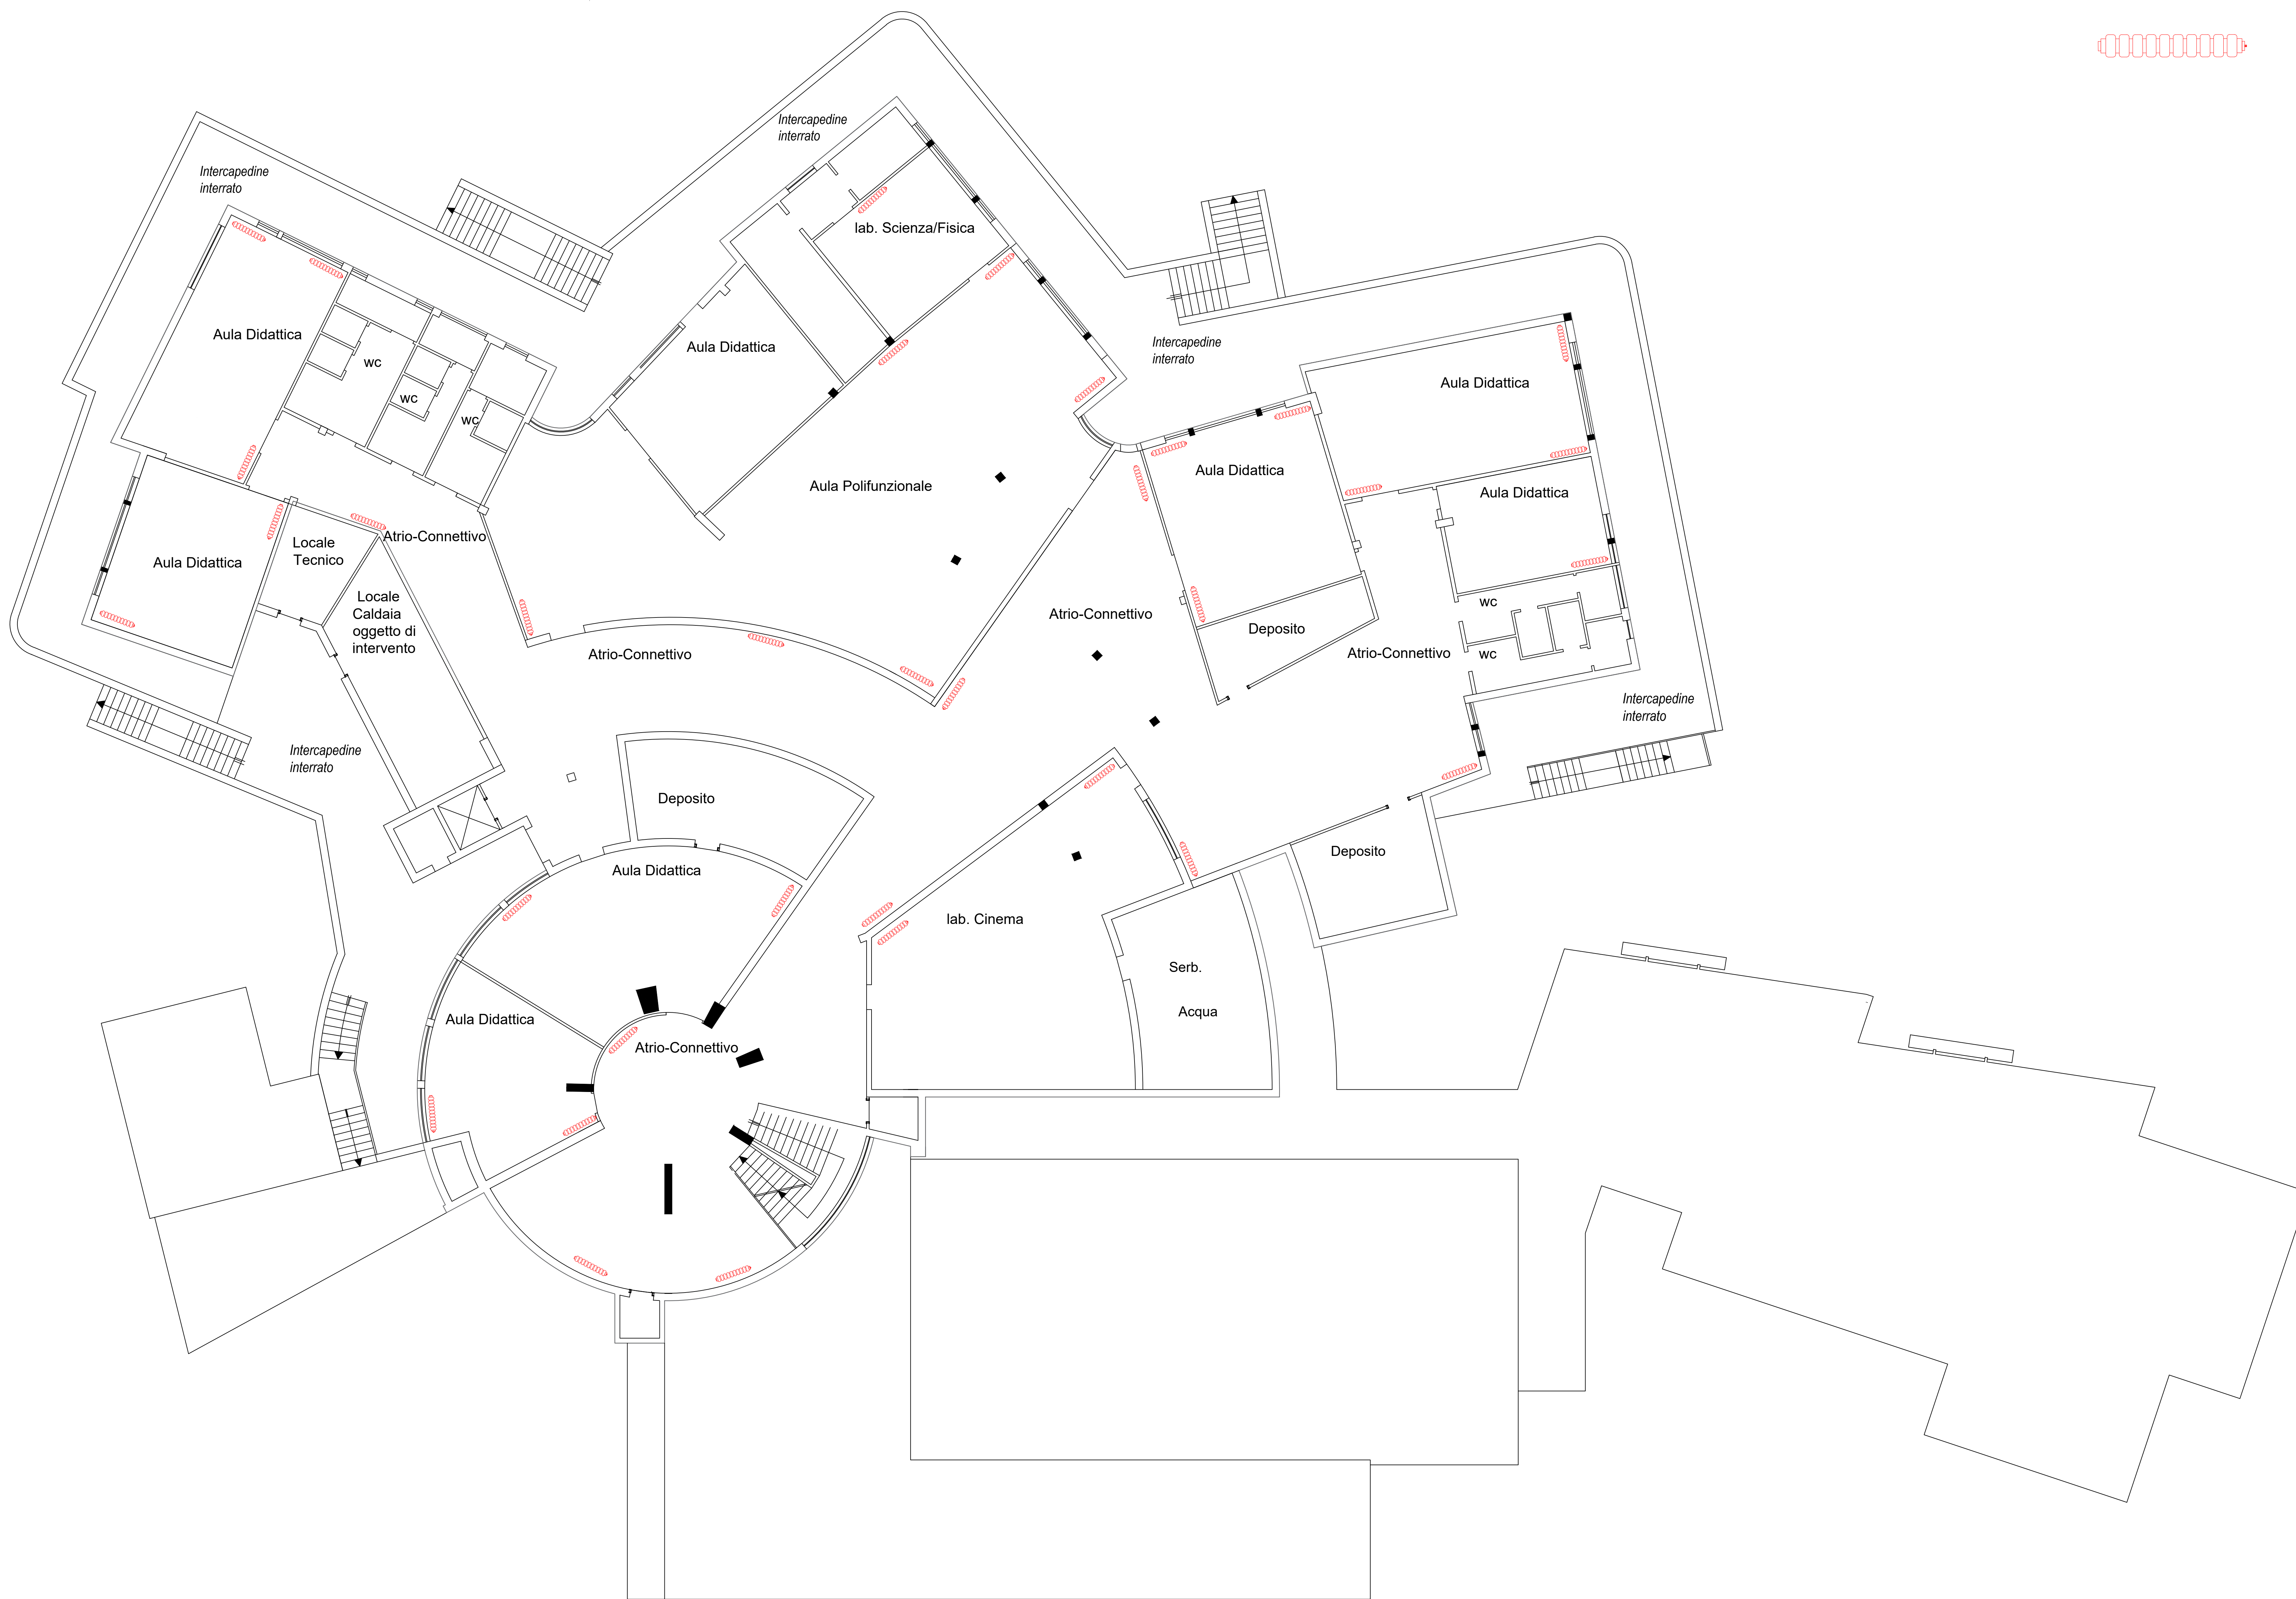

**COMUNE DI POGGIOMARINO**  
CITTA' METROPOLITANA DI NAPOLI



LAVORI DI EFFICIENTAMENTO ENERGETICO DELLA SCUOLA  
MEDIA G. FALCONE RIGUARDANTI IL RIFACIMENTO  
DELL'IMPIANTO DI RISCALDAMENTO. **LOTTO 3**

FASE DI ELABORAZIONE

**PROGETTO DEFINITIVO-ESECUTIVO**

COMMITTENTE

**COMUNE DI POGGIOMARINO**



Finanziato dall'Unione europea NextGenerationEU



PE.02

STATO DI FATTO

CONTENUTO DELL'ELABORATO  
- MANUALE D'USO  
- MANUALE DI MANUTENZIONE

scala -:-

DOTTORE ING. GIUSEPPE DEL SORBO  
14808

IL RESPONSABILE DEL PROCEDIMENTO

**ARCH. GIUSEPPE DEL SORBO**

IL PROGETTISTA

**ING. ANNUNZIATA MASSIMO**

COLLABORAZIONE AL R.U.P.

**ING. ANTONIO CATAPANO**

**ING. RAFFAELE SAPORITO**