



# PIANTA PIANO SEMINTERRATO SCALA 1:100

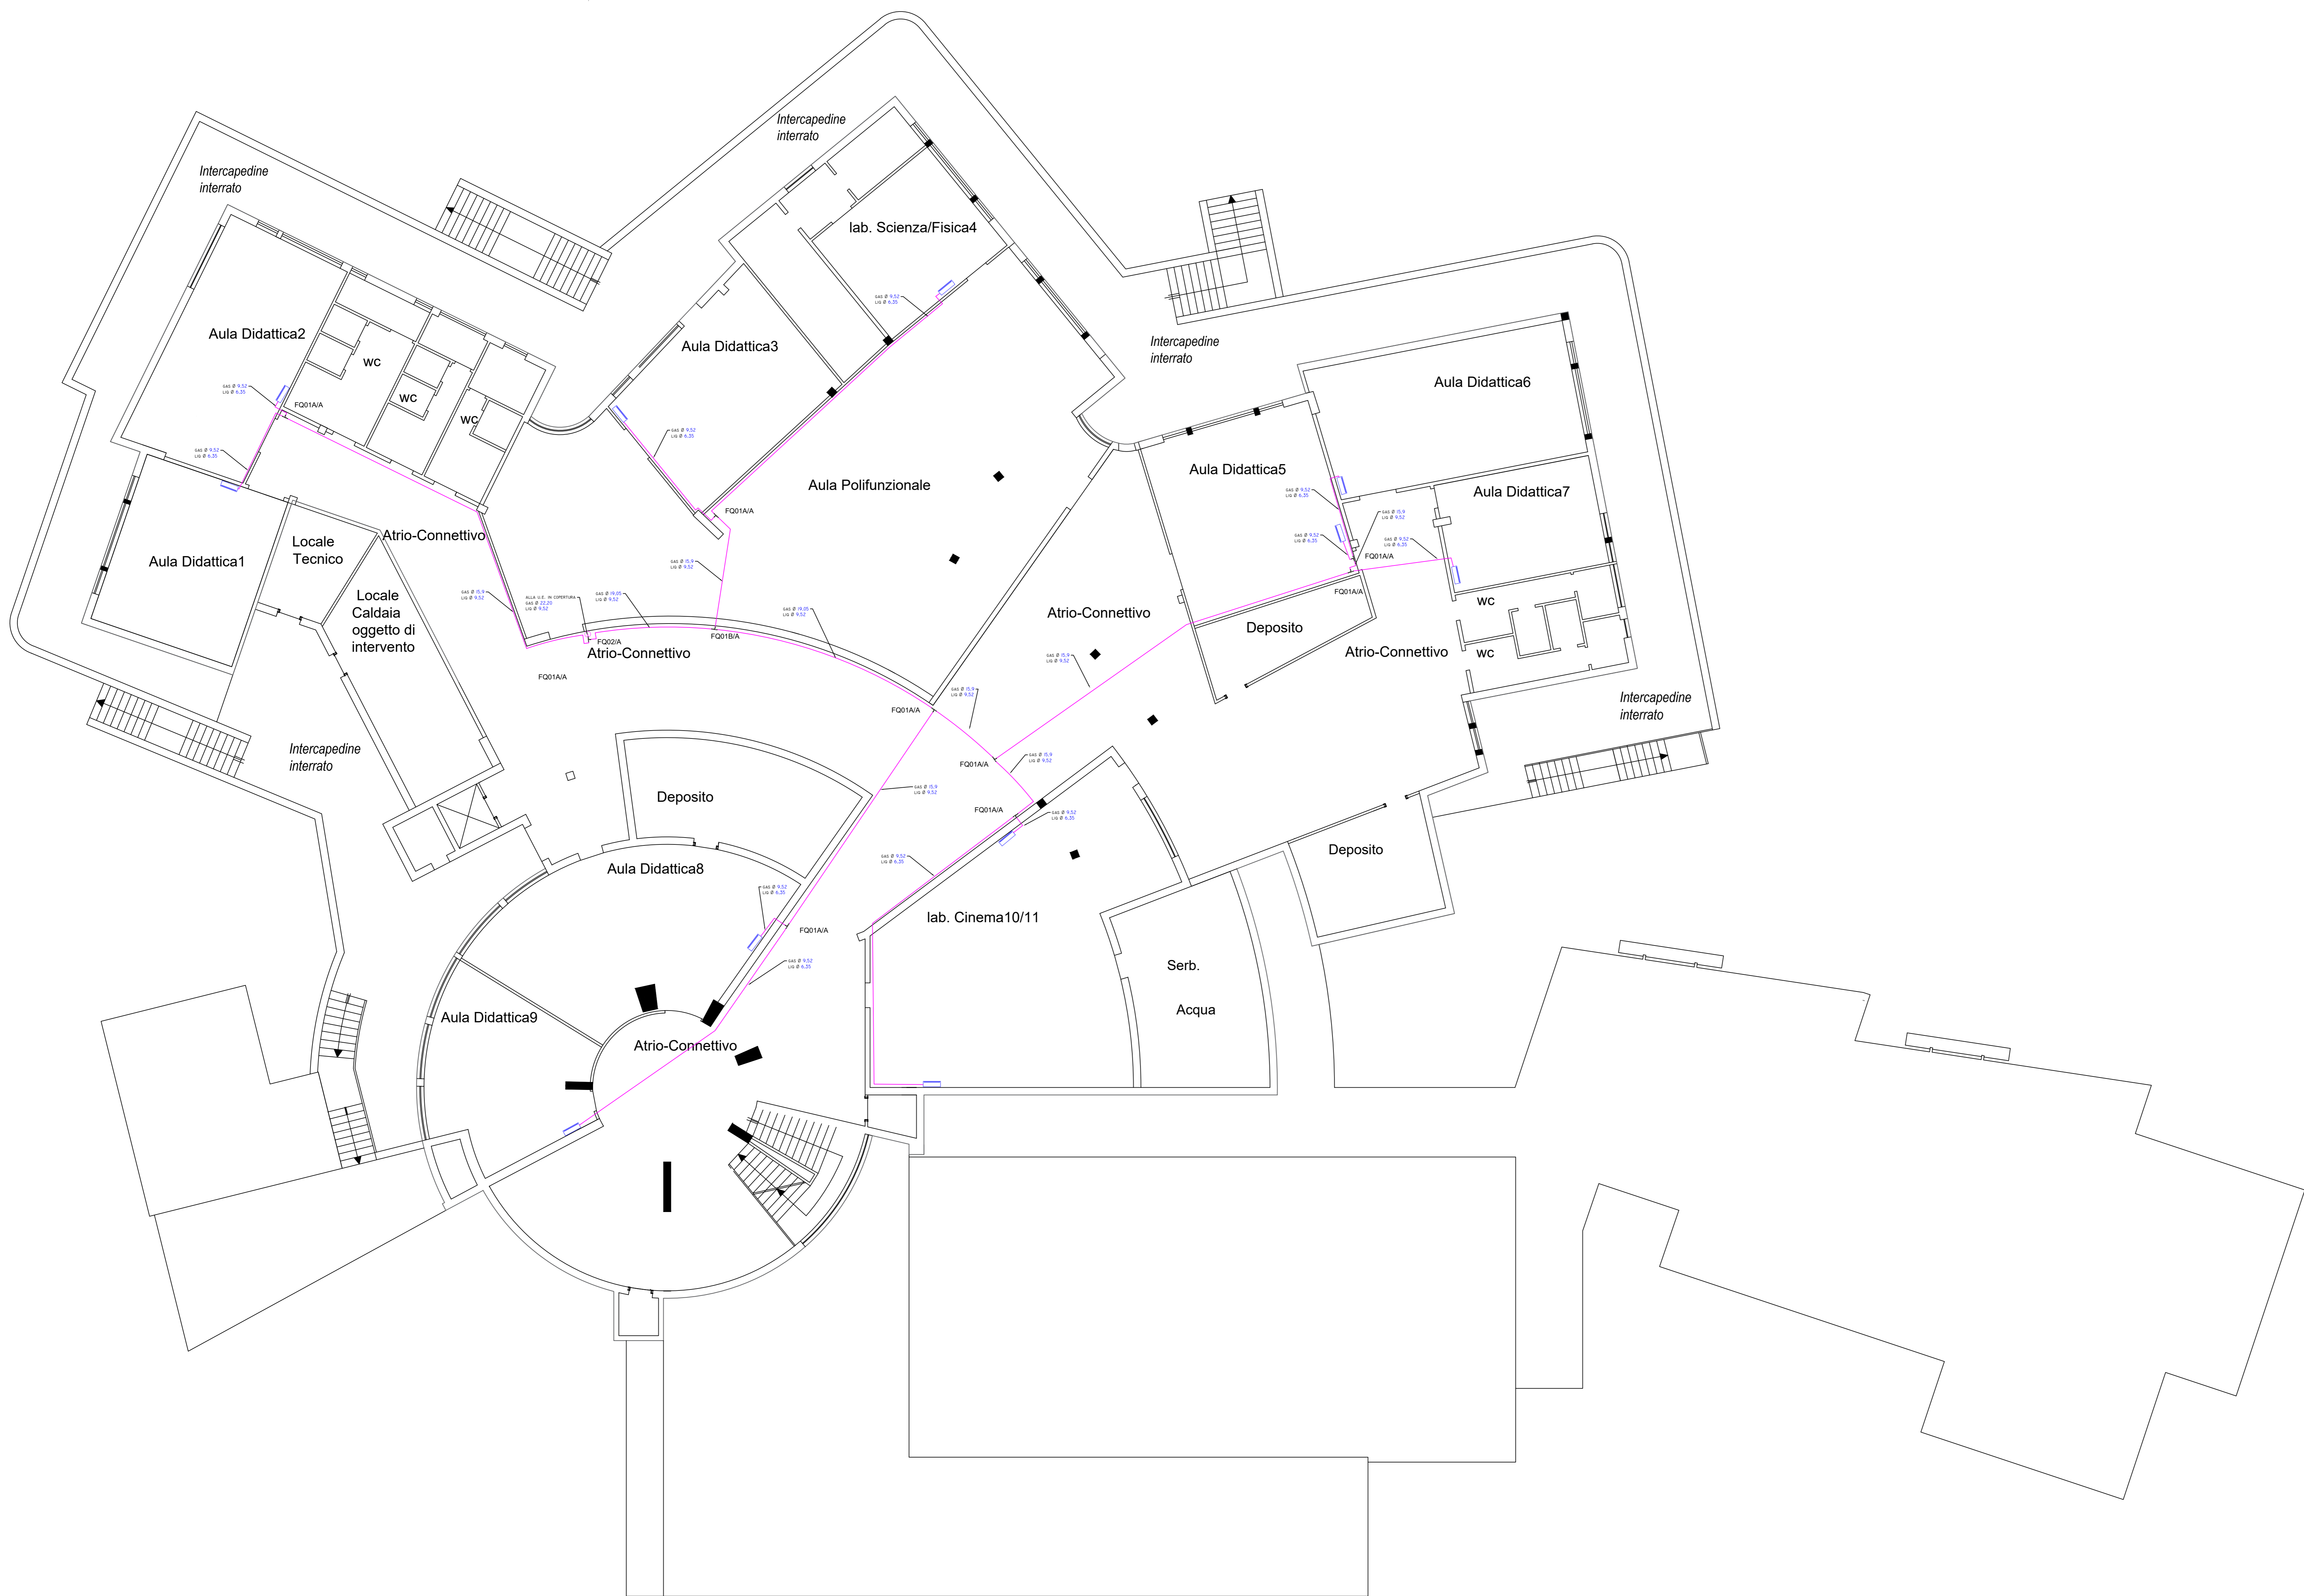

**COMUNE DI POGGIOMARINO**  
CITTA' METROPOLITANA DI NAPOLI

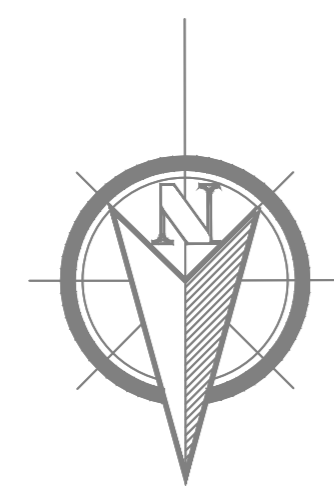

LAVORI DI EFFICIENTAMENTO ENERGETICO DELLA SCUOLA  
MEDIA G. FALCONE RIGUARDANTI IL RIFACIMENTO  
DELL'IMPIANTO DI RISCALDAMENTO. **LOTTO 3**

FASE DI ELABORAZIONE: **PROGETTO DEFINITIVO-ESECUTIVO** COMMITTENTE: **COMUNE DI POGGIOMARINO**



OGGETTO: **PE.06 POSIZIONAMENTO MACCHINE TERMICHE** IL RESPONSABILE DEL PROCEDIMENTO: **ARCH. GIUSEPPE DEL SORBO**  
IL PROGETTISTA: **ING. ANNUNZIATA MASSIMO**  
COLLABORAZIONE AL R.U.P.: **ING. ANTONIO CATAPANO**  
CONTENUTO DELL'ELABORATO: **- MANUALE D'USO - MANUALE DI MANUTENZIONE** **COM. RAFFAELE SAPORITO**  
scala -:-

